



1/19-07/18
 A1
 1/19-07/18
 A1

導水管平面図縮尺1:500


No.1

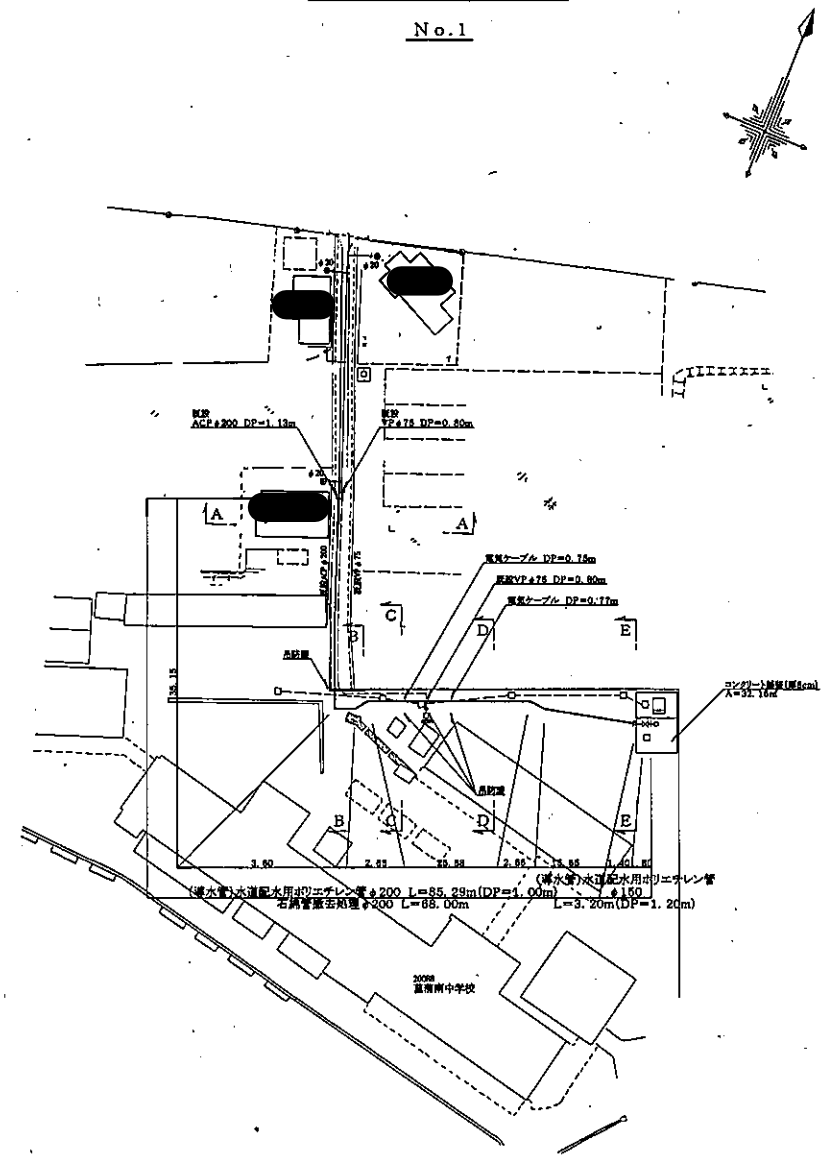


断面詳細図

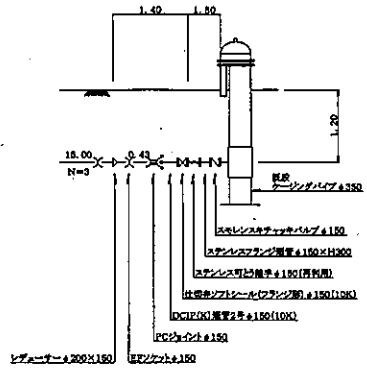


導水管詳細図縮尺Free

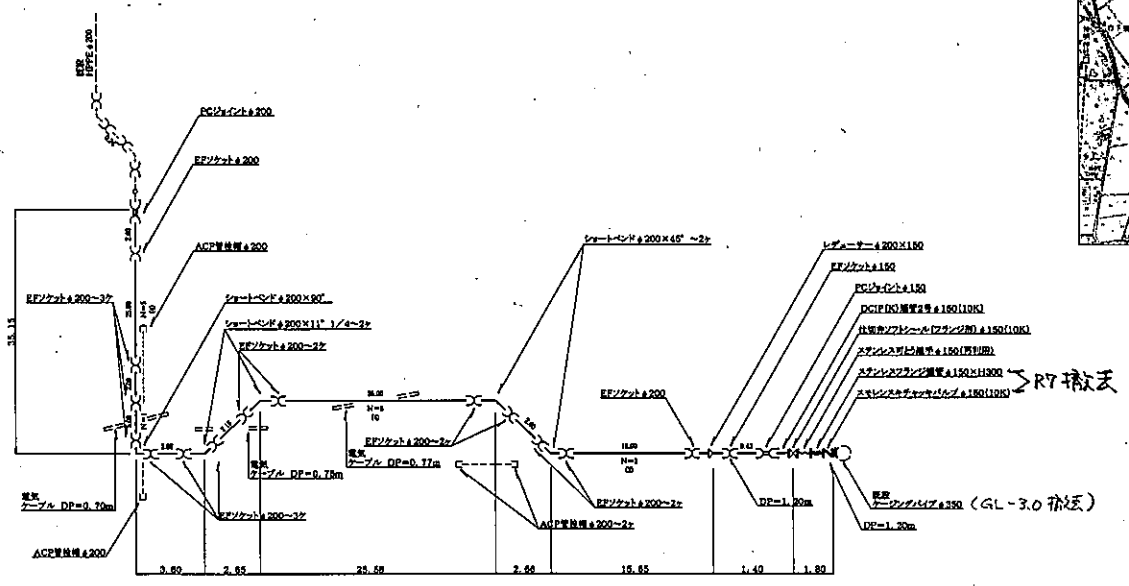

横断面図縮尺1:50

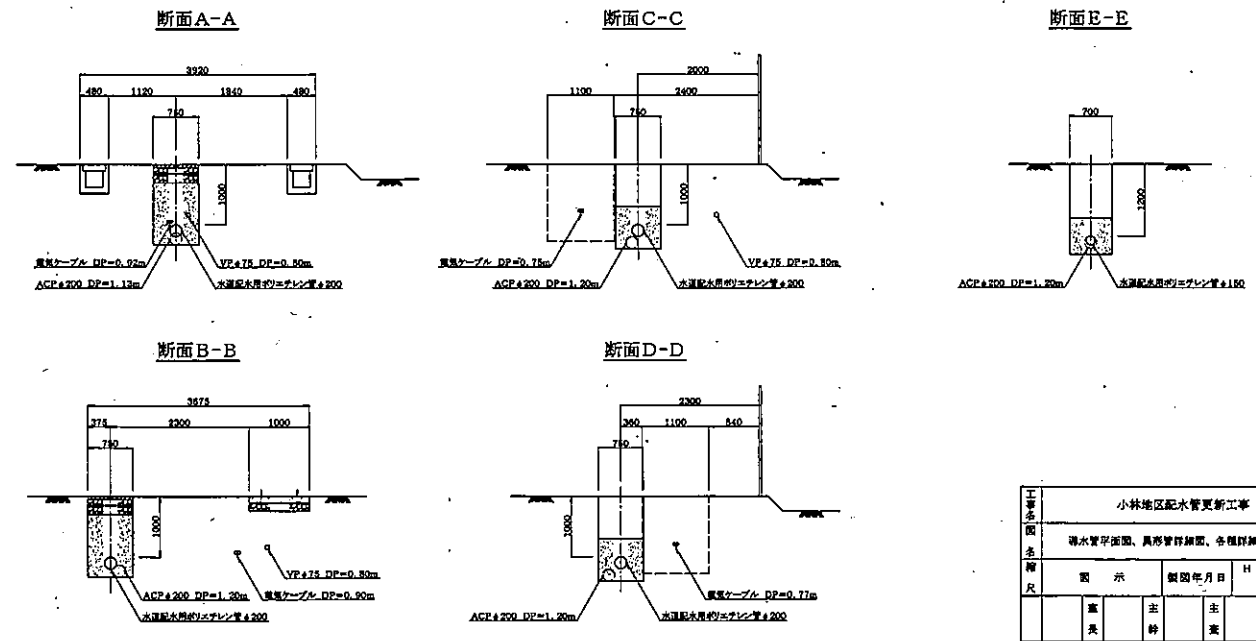

案内図

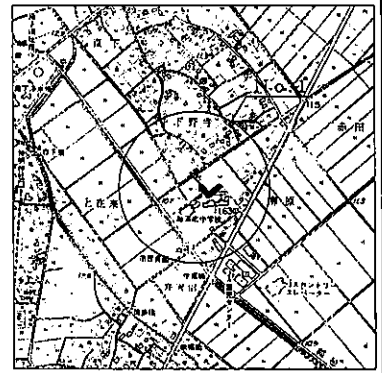

小林地区配水管更新工事(1工区)				
図示	製図年月日	19	年	月
製	主	生	計	測
表	筆	業	画	量
葛満町水道室				